


LEGENDA	SIMBOLO	DESCRIZIONE
	---	LINEA ADDUZIONE METANO
	—	LINEA TELEFONICA
	LINEA ENERGIA ELETTRICA

PIANTA PIANO RIALZATO

Scala 1:200

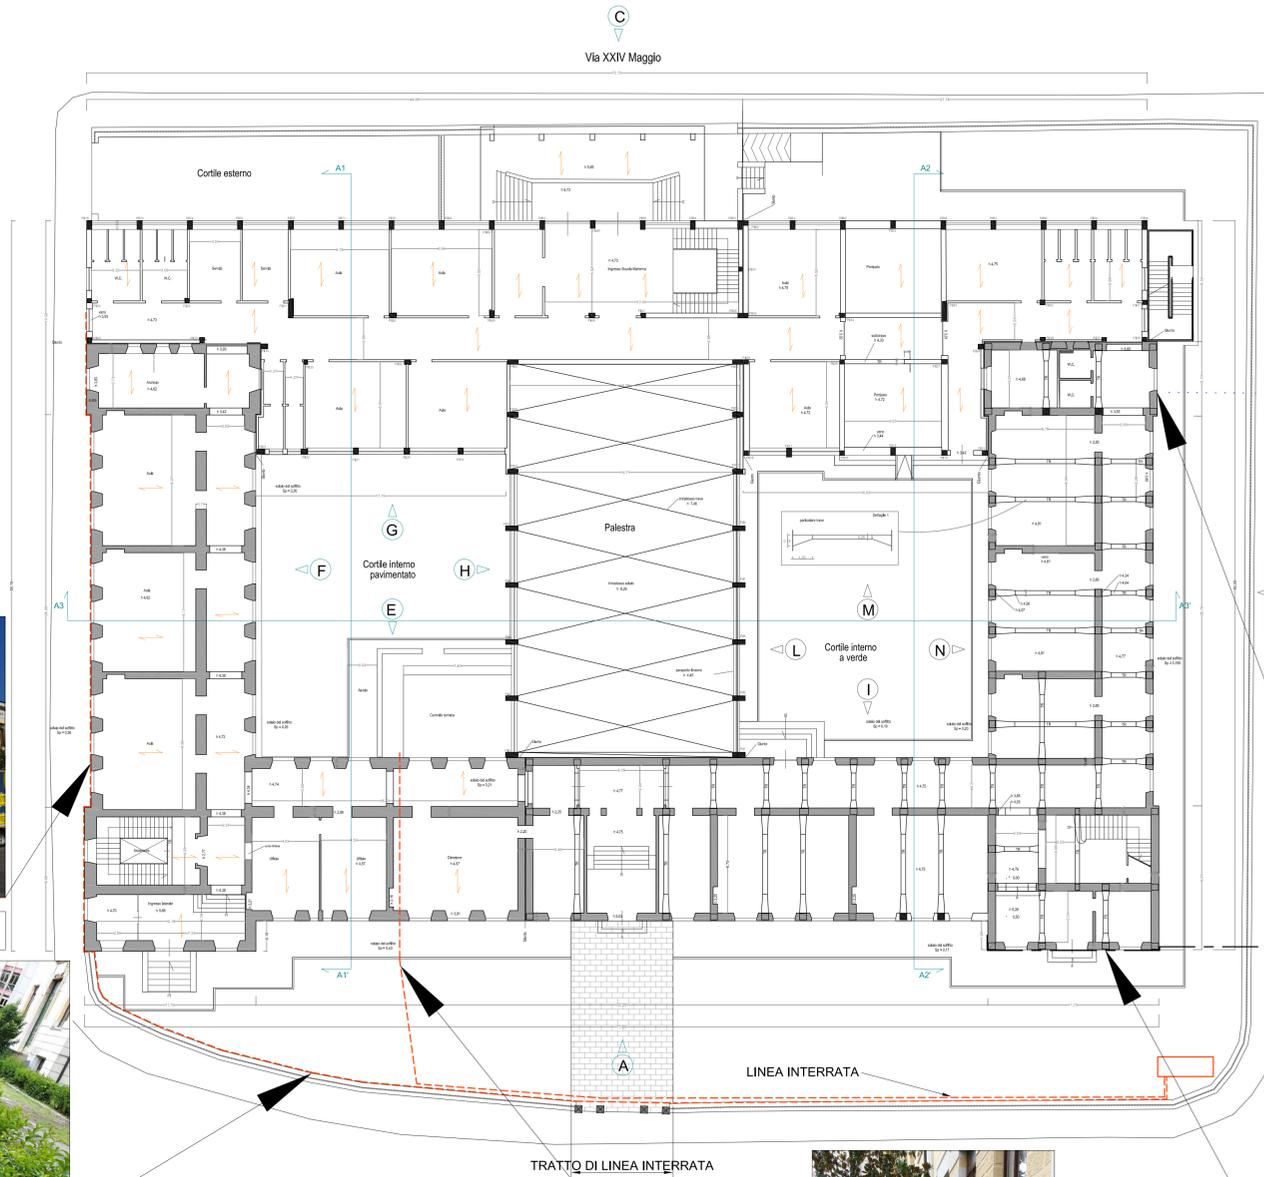

RETE ADDUZIONE METANO ALTRA UTENZA



RETE ADDUZIONE METANO ALTRA UTENZA



RETE DI DISTRIBUZIONE ENERGIA ELETTRICA (ENEL)



RETE TELEFONICA (TELECOM)



RETE ADDUZIONE METANO

DURANTE I LAVORI TUTTE LE LINEE SUI PROSPETTI SARANNO DISATTIVATE E STACCAE DALLA PARETE. AL TERMINE DEI LAVORI SARANNO RIPOSIZIONATE SECONDO LA POSIZIONE ORIGINARIA.

REGIONE MOLISE
COMUNE DI ISERNIA
Medaglia d'Oro

PROGETTO DEFINITIVO
RECUPERO FUNZIONALE E STRUTTURALE
DELL'ISTITUTO SCUOLA ELEMENTARE E MATERNA
" SAN GIOVANNI BOSCO " -
1° LOTTO FUNZIONALE



2. RELAZIONI SPECIALISTICHE

2.8 Planimetria sulle Interferenze

Isernia, 11 Gennaio 2020 Rev_1

I Progettisti

Agapito PELLECCCHIA

Francesco DITURI

Antonio DI TANNA



II R.U.P.
Antonio RICCHIUTI
ingegnere